


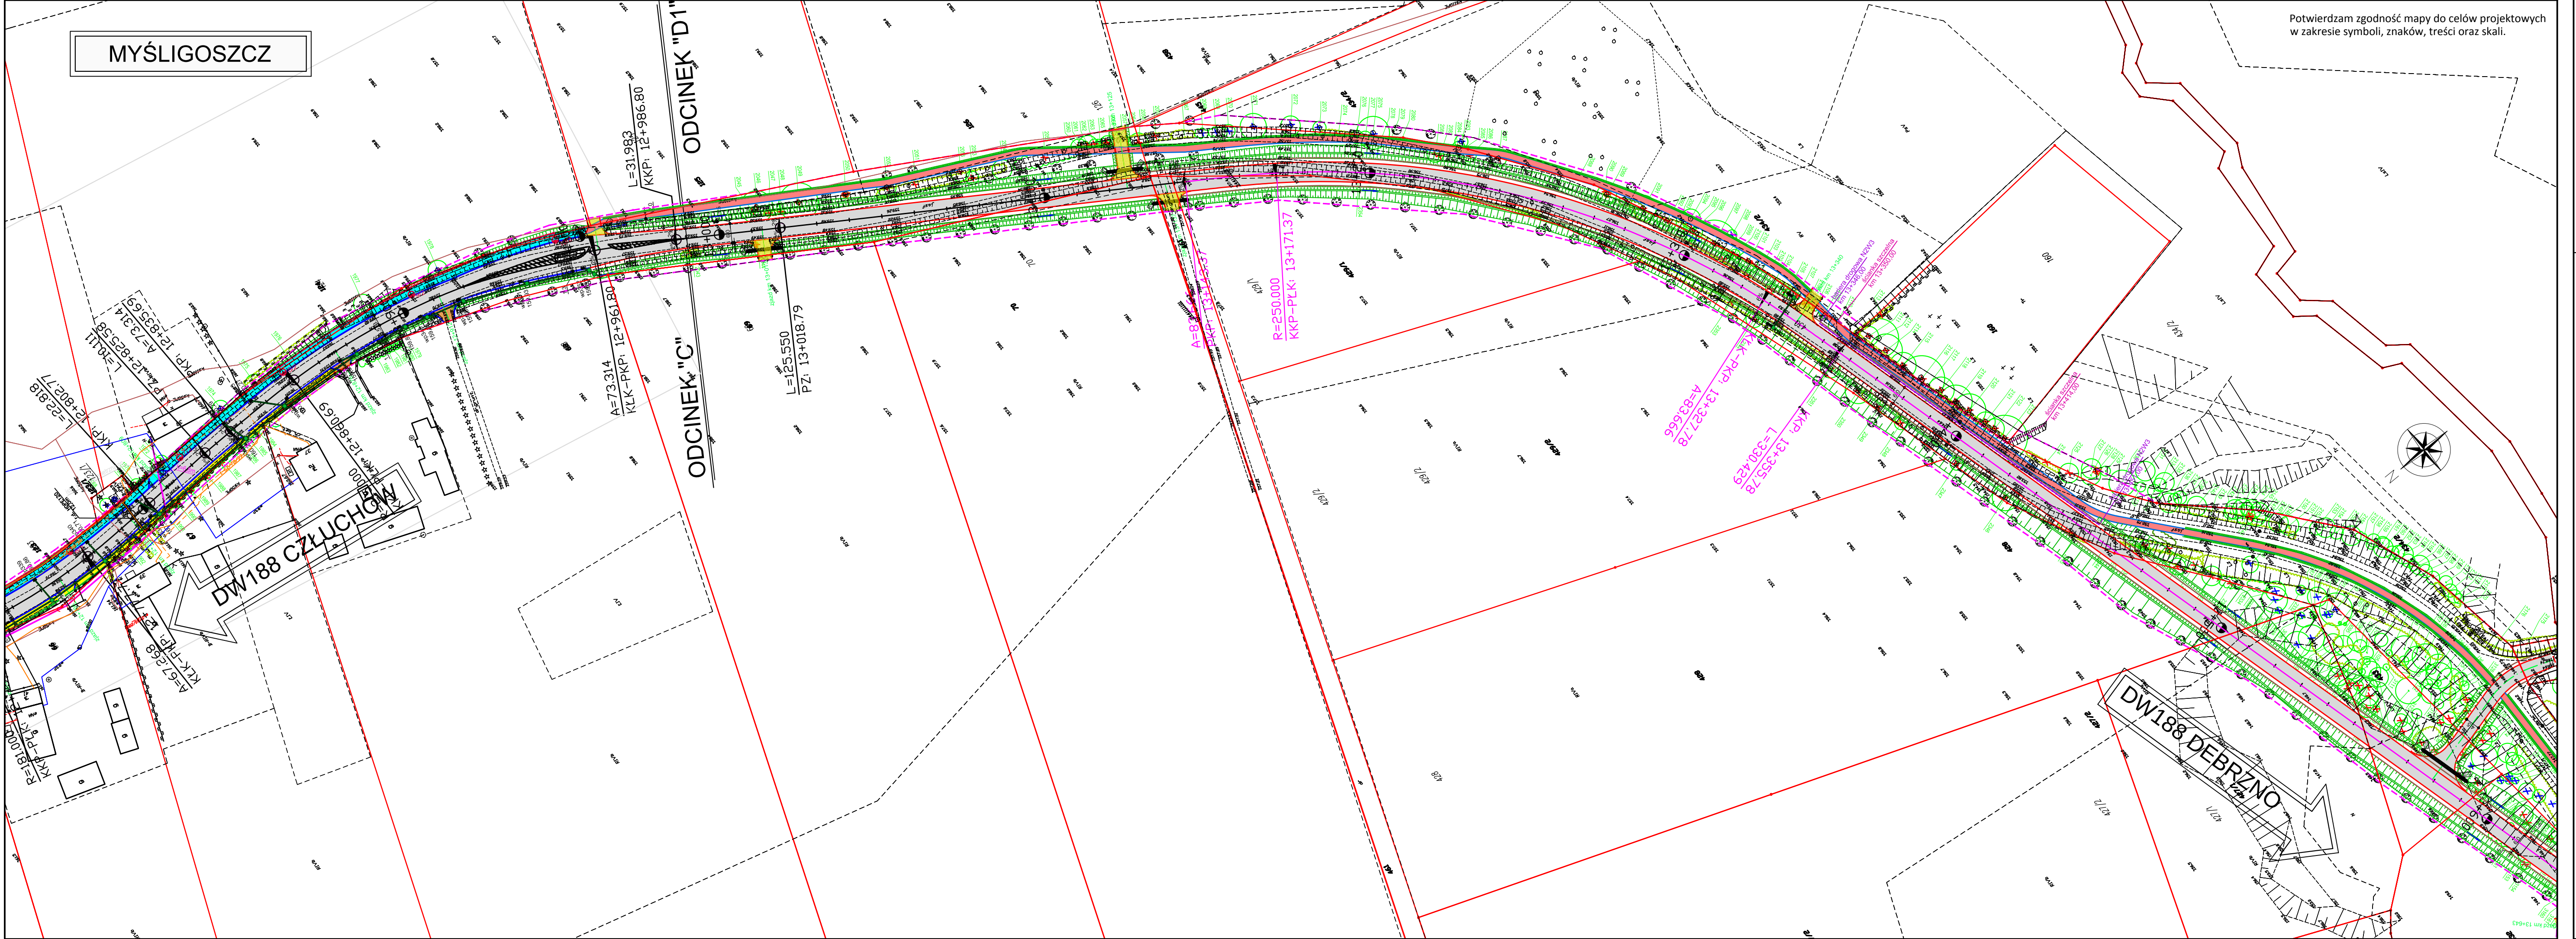

Potwierdzam zgodność mapy do celów projektowych
w zakresie symboli, znaków, treści oraz skali.



Projekt finansowany w ramach Regionalnego Programu Operacyjnego dla Województwa Pomorskiego na lata 2007-2013

Investor:

 **Wojewódzki Zarząd Dróg
w Gdańsku**
ul. Mostowa 11A, 80-778 Gdańsk

Jednostka projektowa:

ARKAS-PROJEKT ARKAS-PROJEKT

al. Piłsudskiego 75A, 10-460 Olsztyn, tel: (+089) 532 45 00, fax: (+089) 532 45 10

Numer sprawy: 226/2013

Nazwa dokumentacji:
**"Projekt rozbudowy drogi wojewódzkiej
nr 188 na odcinku Człuchów - Debrzno"**

Tytuł rysunku:
Projekt zagospodarowania terenu - km 12+800 - 13+600

Obiekt: Droga wojewódzka nr 188
lokalizacja zgodnie z str. 2 projektu zagospodarowania terenu

Branża: Projekt zagospodarowania terenu
Drogowa

Projektant: mgr inż. Rafał Klein w specjalności drogowej POM/0189/POOD/07 Podpis:

Opracował: mgr inż. Dominik Dygowski Podpis:

Sprawdzający: mgr inż. Marcin Nietupski w specjalności konstrukcyjnej 333/Gd/2002 Podpis:

Branża: Energetyczna
Projektant: mgr inż. Waldemar Wesolowski w specjalności instalacyjnej 75/Gd/2002 Podpis:

Sprawdzający: mgr inż. Andrzej Kamiński w specjalności instalacyjnej WAM/0169/POOE/04 Podpis:

Branża: Telekomunikacja
Projektant: inż. Krzysztof Hirsch w specjalności telekomunikacyjnej 1851/00/U Podpis:

Sprawdzający: mgr inż. Tomasz Ossowicki w specjalności telekomunikacyjnej POM/0008/POOT/05 Podpis:

Branża: Sanitarna
Projektant: mgr inż. Bartosz Szewczyk w specjalności sanitarnej WAM/0023/POOS/08 Podpis:

Sprawdzający: mgr inż. Grzegorz Kowalewski w specjalności sanitarnej WAM/0022/POOS/08 Podpis:

Nr arch.: 128-ARKAS/OLS/2013	Stadium: projekt budowlany	Data: 10.2015	Skala: 1:1000	Nr rys.: 2.18cd
------------------------------	----------------------------	---------------	---------------	-----------------